


PLANTA BAIXA - DISTRIBUIÇÃO A PARTIR DO QD-01
ESCALA 1:30

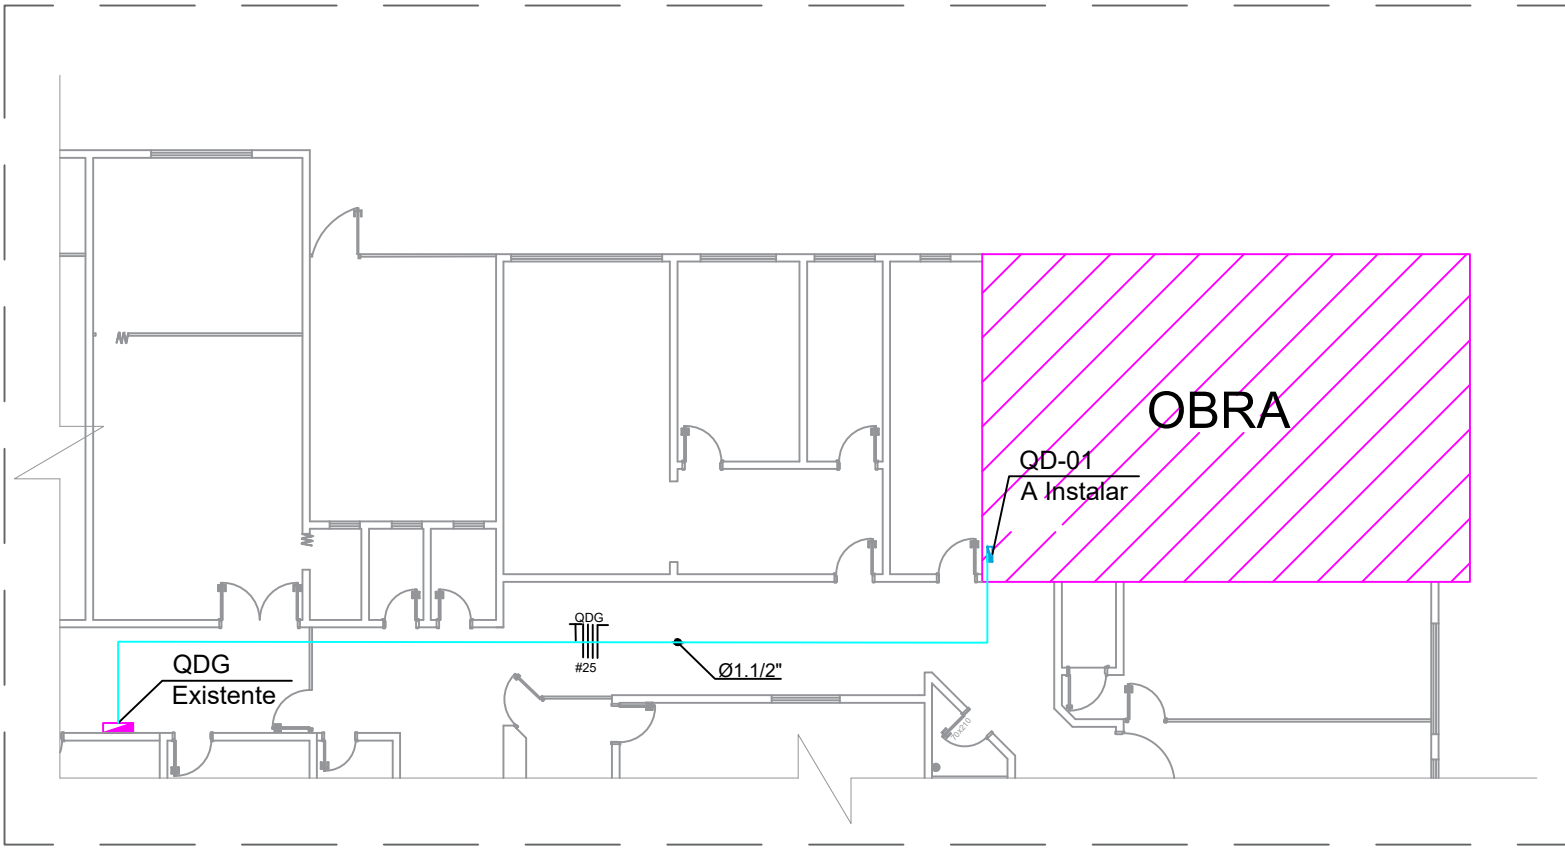

PLANTA BAIXA - DISTRIBUIÇÃO QDG AO QD-01
ESCALA 1:150

- NOTAS:
- Todos os cabos não cotados são de 2,5mm²;
 - Todos os eletrodutos não cotados são de 3/4";
 - Todas as tomadas não cotadas têm potência máxima de 300VA;
 - Instalar QD-01 com capacidade mínima de 18 disjuntores;
 - Barramento de 100A;
 - Os cabos entre o QDG e o QD-01 são de 25mm².

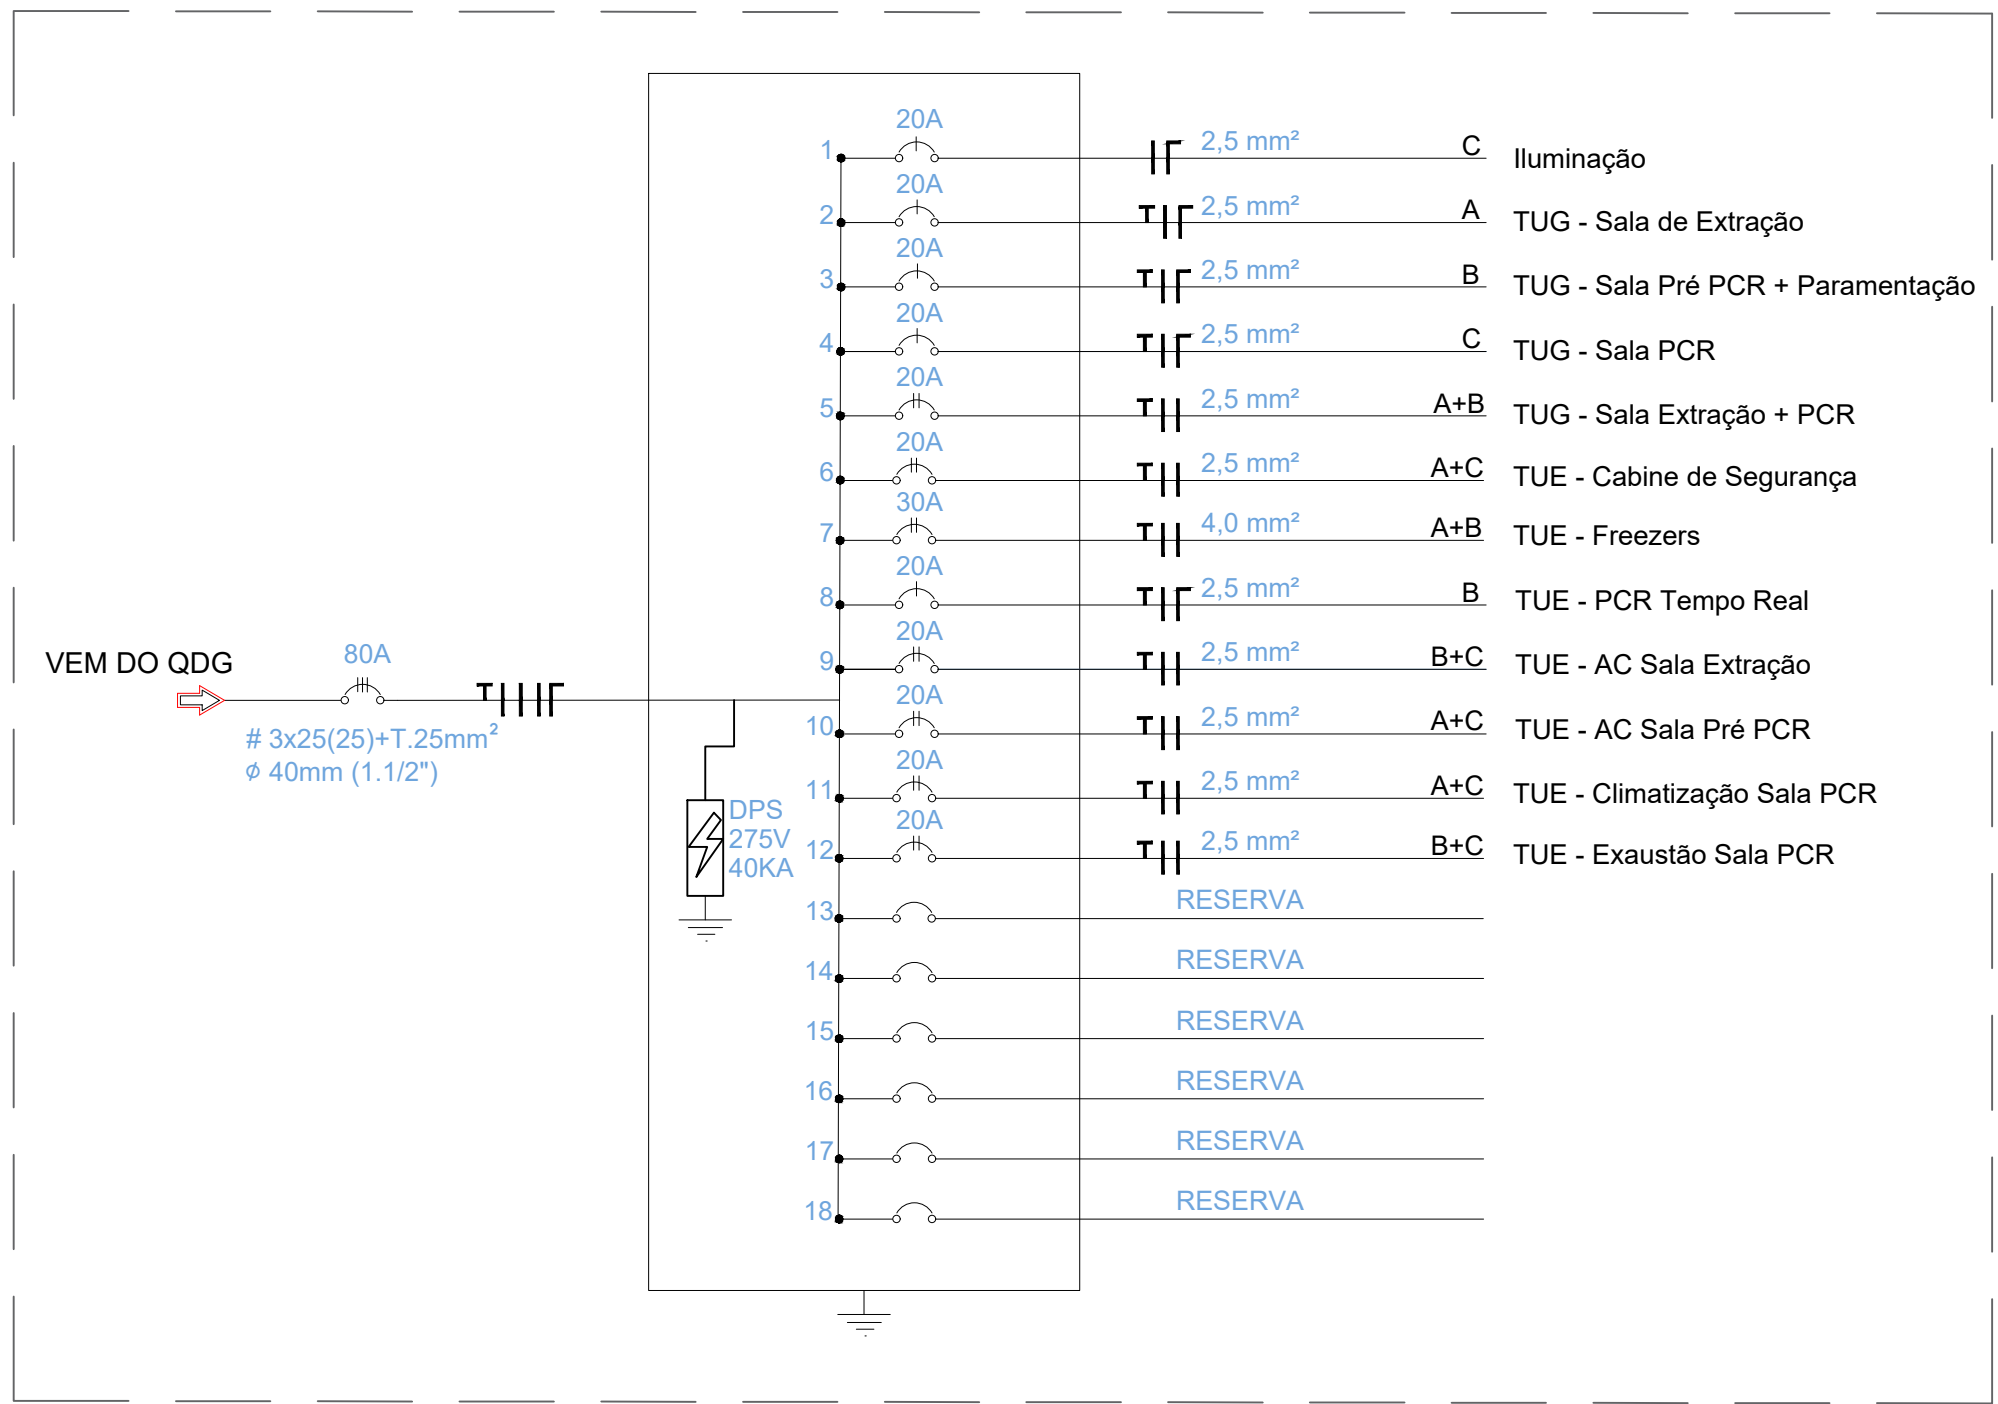


DIAGRAMA UNIFILAR
S/ ESCALA

QUADRO DE CARGAS															
QUADRO	CKT	TIPO	DESCRIÇÃO	TENSÃO (V)	POTÊNCIA (VA)						CONDUTOR (mm²)	PROTEÇÃO (A)	BALANCEAMENTO		
					ILUMINAÇÃO		TOMADAS						TOTAL	A	B
					37	20	300	1200	1500	2600					
QD-1	1	Iluminação	Geral	127	7	7	300	1200	1500		399	2,5	1x20		399
	2	TUG	Sala de Extração	127			8				2.400	2,5	1x20	2.400	
	3	TUG	Sala Pré PCR + Paramentação	127			6				1.800	2,5	1x20		1.800
	4	TUG	Sala PCR	127			8				2.400	2,5	1x20		2.400
	5	TUG	Sala de Extração + PCR	220			6				1.800	2,5	2x20	900	900
	6	TUE	Cabine de Segurança	220					1		1.500	2,5	2x20	750	750
	7	TUE	Freezers	220				5			6.000	4,0	2x30	3.000	3.000
	8	TUE	PCR em Tempo Real	127					1		1.500	2,5	1x20		1.500
	9	TUE	Ar Condicionado Sala de Extração	220						1	2.600	2,5	2x20		1.300
	10	TUE	Ar Condicionado Sala Pré PCR	220						1	2.600	2,5	2x20	1.300	
	11	TUE	Unidade de Climatização Sala PCR	220						1	2.600	2,5	2x20	1.300	
	12	TUE	Caixa Exaustora Sala PCR	220						1	2.600	2,5	2x20		1.300
TOTAL													9.650	9.800	8.749

PROJETO ELÉTRICO E SPDA



CONTEÚDO

- PLANTA BAIXA: DISTRIBUIÇÃO INTERNA E EXTERNA;
- QUADRO DE CARGAS;
- DIAGRAMA UNIFILAR E SIMBOLOGIA.

DIRETORIA DE PLANEJAMENTO FÍSICO

OBRA

READEQUAÇÃO LACEPE – HOSPITAL UNIVERSITÁRIO DO OESTE DO PARANÁ,
ENDEREÇO: AV. TANCREDO NEVES, N° 3224, BAIRRO SANTO ONOFRE, CASCAVEL – PARANÁ.

EMPRESA: HOSPITAL UNIVERSITÁRIO DO OESTE DO PARANÁ – HUOP.
ENDEREÇO: AV. TANCREDO NEVES, N° 3224, BAIRRO SANTO ONOFRE, CASCAVEL-PR
CNPJ: 78.680.337/0007-70
E-MAIL: OBRAS@UNIOESTE.BR
TELEFONE: (45) 3220-3006

AUTOR DO PROJETO

ENG° CIVIL PAULO HENRIQUE GRIS
CREA: PR-128.634/D

PROPRIETÁRIO

UNIVERSIDADE ESTADUAL DO OESTE DO PARANÁ
CNPJ: 78.680.337/0001-84

DESENHO
ELOIZA

ESCALA
INDICADA

PRANCHA
01

DATA
25/02/21