

**PLANTA BAIXA - REDE DE GASES MEDICINAIS - RESSONÂNCIA MAGNÉTICA**  
ESCALA 1:50




**ISOMÉTRICO - REDE DE GASES MEDICINAIS - RESSONÂNCIA MAGNÉTICA**  
ESCALA 1:50



#### Etiqueta Adesiva Ind. Fluxo:


- A) NAS EXTREMIDADES DOS TUBOS, PRÓXIMO DAS CONEXÕES;  
B) A JUNTURA DAS VÁLVULAS (QUANDO NÃO FOR POSSÍVEL, A IDENTIFICAR);  
C) NAS DESVIAS (BÂNDERAS) DOS PONTOS DE UTILIZAÇÃO;  
D) DE CADA LADO DAS PAREDES, FORROS, ASSOALOS, QUANDO HOUVER TRANSPARÊNCIA;  
E) EM QUALQUER PONTO QUE SEJA NECESSÁRIO ADEQUAR A IDENTIFICAÇÃO;  
F) DISTÂNCIA MÁXIMA ADMISSÍVEL, ENTRE ETIQUETAS 20cm.

PINTURA DA TUBULAÇÃO - CONFORME NBR 12188		
GÁS	COR	PACOTE - HOSSELI
AR COMP. - FAM	AMARELO	5Y 8/12
OXIGÊNIO - FO	VERDE	2,5 G 4/8
VÁCUO - FVC	CINZA CLARO	N 6,5
ÓXIDO NITROSO	AZUL ESCURO	5 PB 2/4

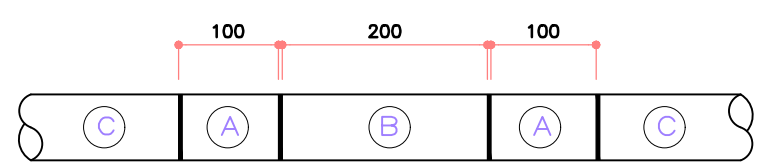


NOTA:  
FRISO DE 2 A 5mm DE LARGURA, NA COR PRETA, DEVERÁ SER UTILIZADO QUANDO AS CORES À SUA DIREITA E ESQUERDA FOREM IGUAIS.

**DETALHES DE IDENTIFICAÇÃO DA TUBULAÇÃO**  
SEM ESCALA

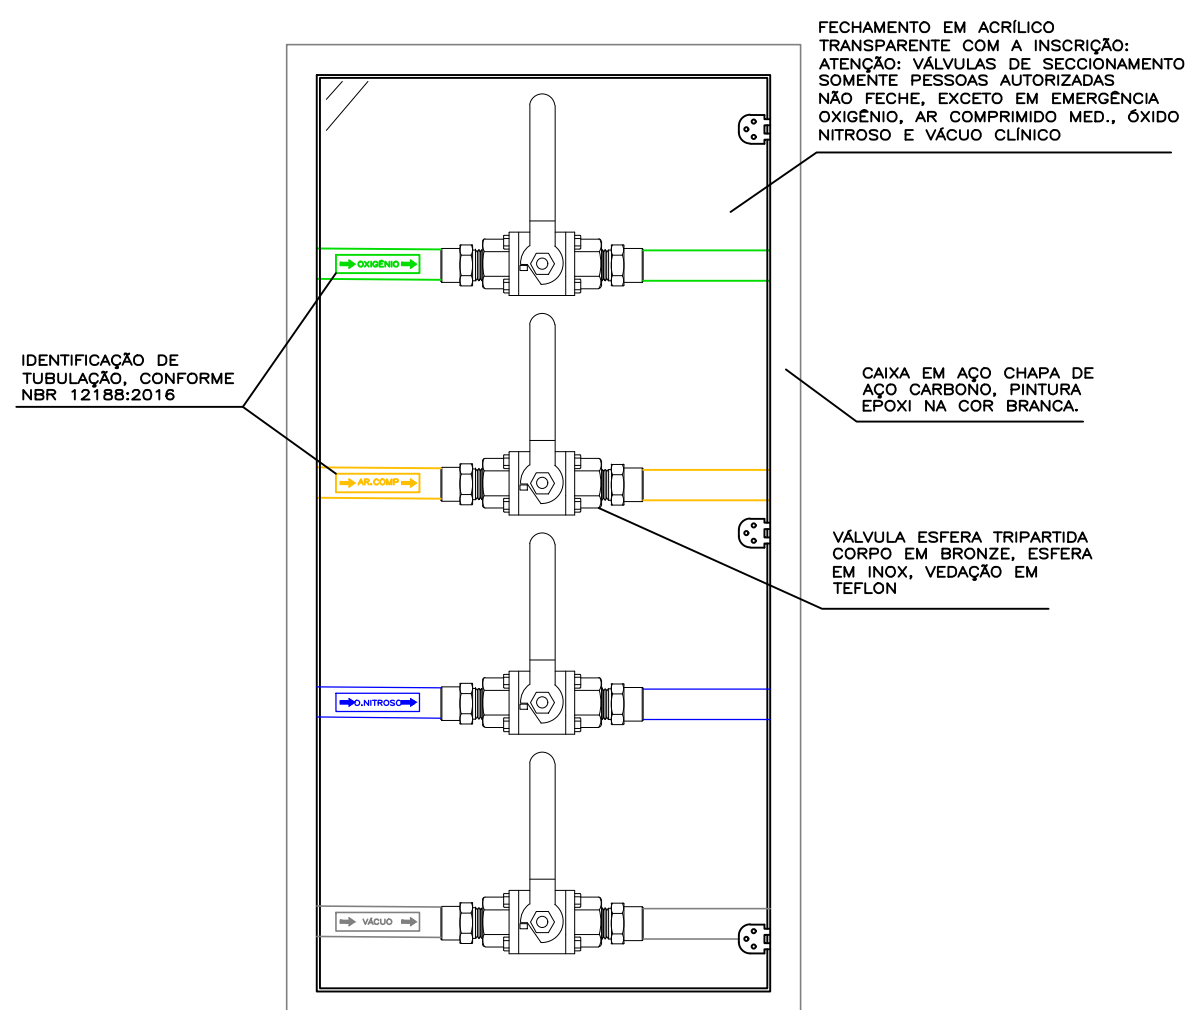

**DETALHE GENÉRICO - CAIXA DE SECCIONAMENTO**  
SEM ESCALA

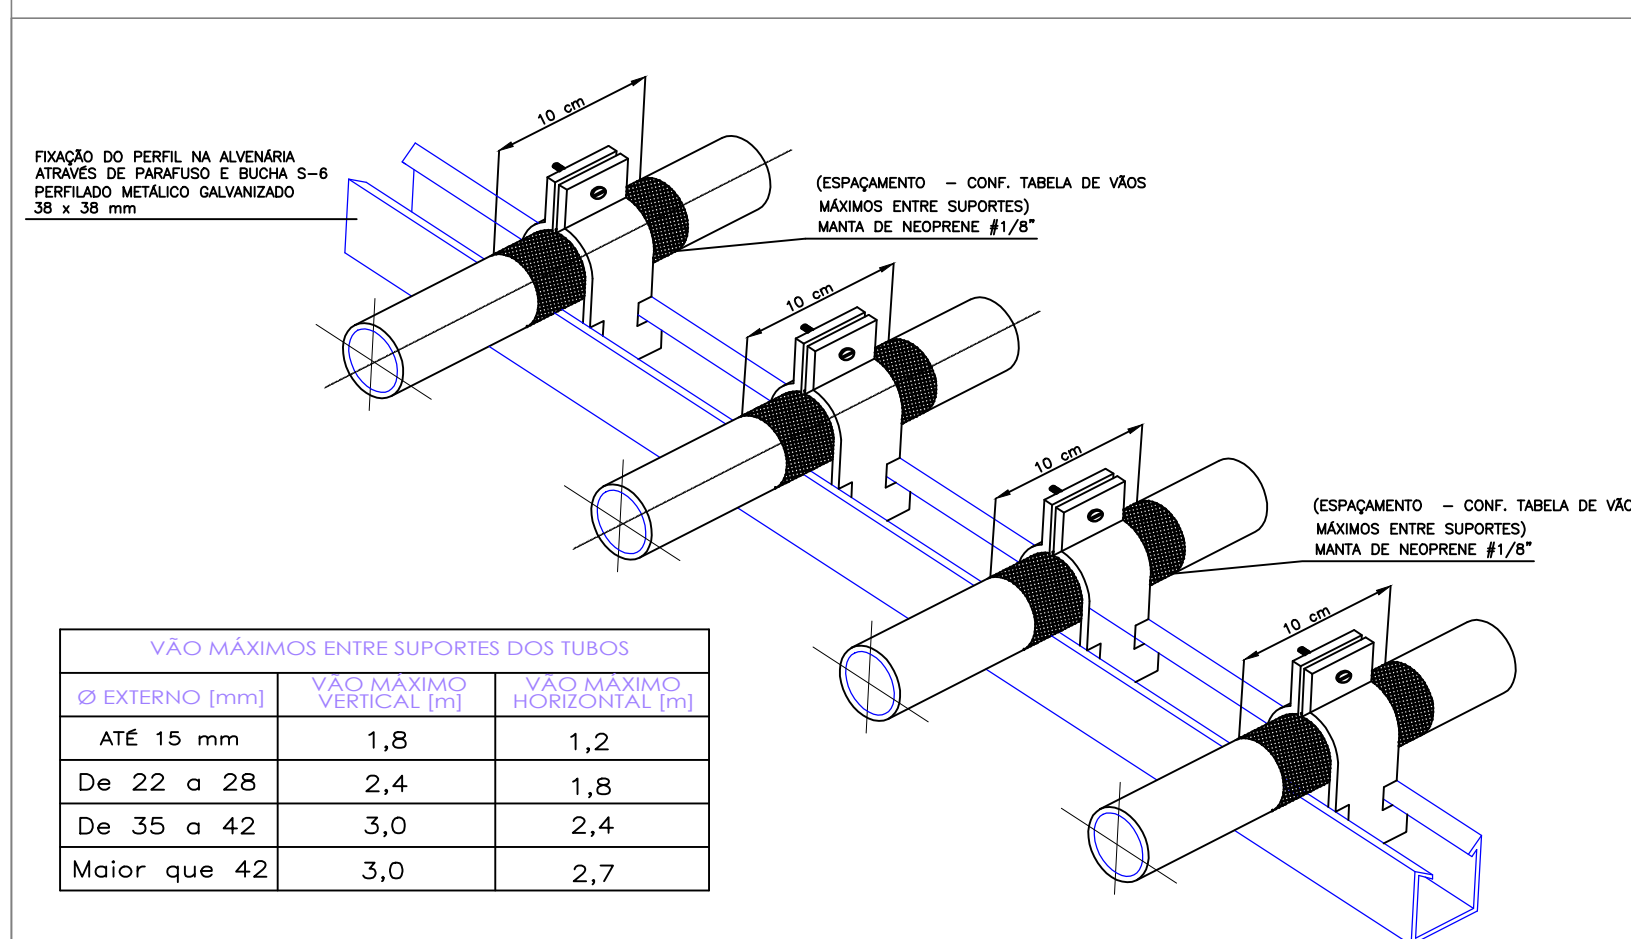

**DETALHE DE SUPORTES PARA TUBULAÇÃO SOBRE O FORRO**  
SEM ESCALA

## PROJETO DE GASES MEDICINAIS

**unioeste**  
Universidade Estadual do Oeste do Paraná

CONTEÚDO  
PLANTA BAIXA - REDE GASES MEDICINAIS - RESSONÂNCIA MAGNÉTICA, DETALHE ISOMÉTRICO, DETALHAMENTOS CONSTRUTIVOS.

OBRA  
REFORMA DO CENTRO DE IMAGENS PARA RESSONÂNCIA DO HOSPITAL UNIVERSITÁRIO DO OESTE DO PARANÁ  
ÁREA DA REFORMA : 78,87 m²  
AV. TANCREDO NEVES, 3224. 85806-470. SANTA CRUZ, CASCAVEL - PR

EMPRESA: UNIVERSIDADE ESTADUAL DO OESTE DO PARANÁ  
ENDEREÇO: RUA UNIVERSITÁRIA, Nº1619, JD. UNIVERSITÁRIO, CASCAVEL-PR  
CNPJ: 16.460.337/0001-64  
E-MAIL: obra@unioeste.br  
TELEFONE: (45) 3220-5606

AUTOR DO PROJETO	DESIGNO	JEFFERSON
PROPRIETÁRIO	ESCALA	PRANCHAS
UNIVERSIDADE ESTADUAL DO OESTE DO PARANÁ	INDICADA	01
DATA	28/05/2019	