




PLANTA BAIXA - ÁGUA FRIA
ESCALA 1:50

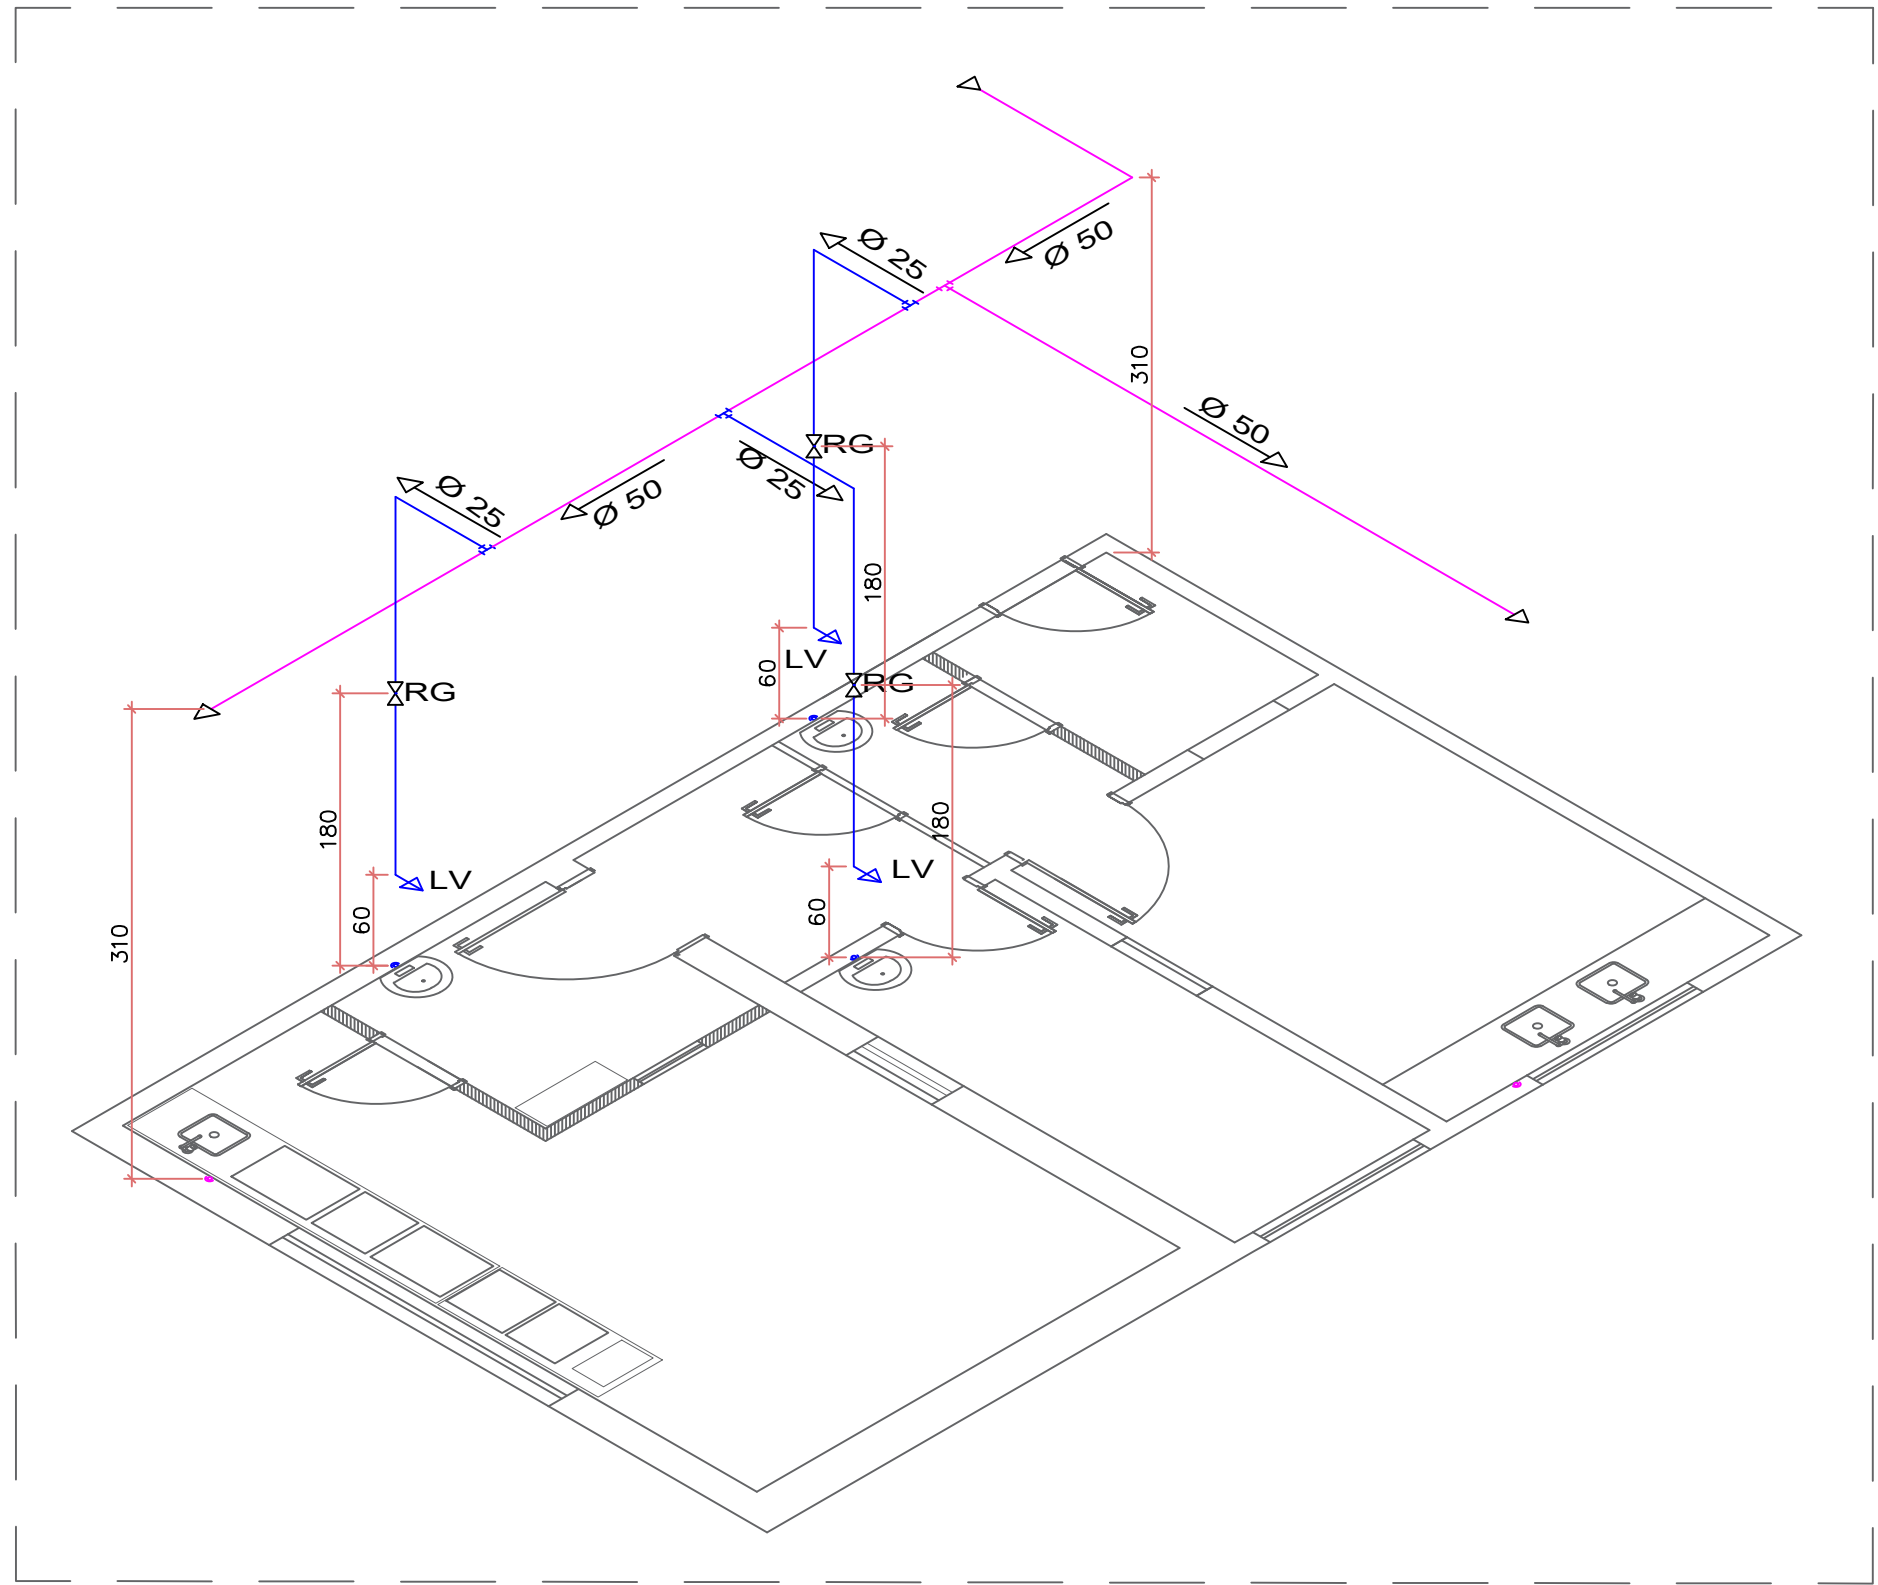


ISOMÉTRICO 01 - ÁGUA FRIA
ESCALA 1:50

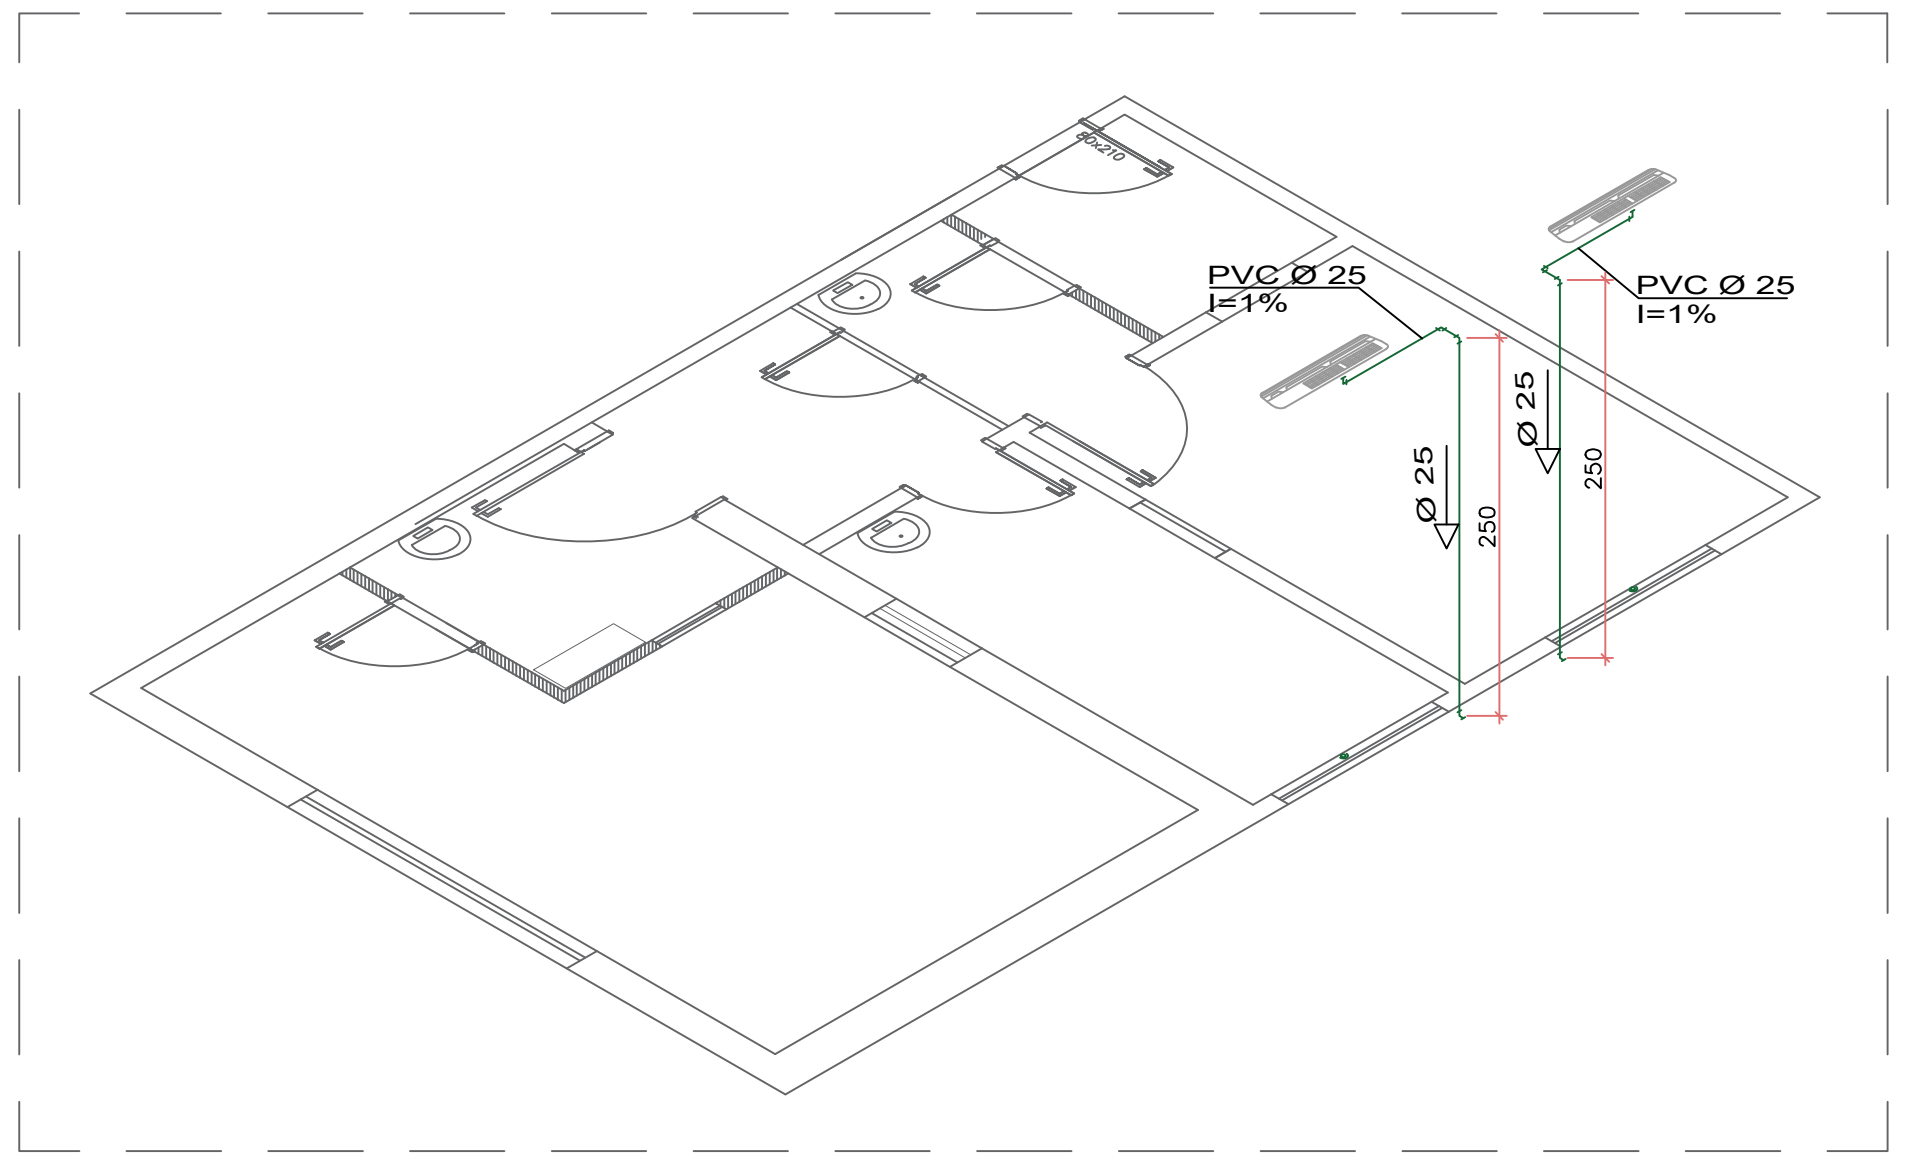

ISOMÉTRICO 02 - DRENOS
ESCALA 1:50

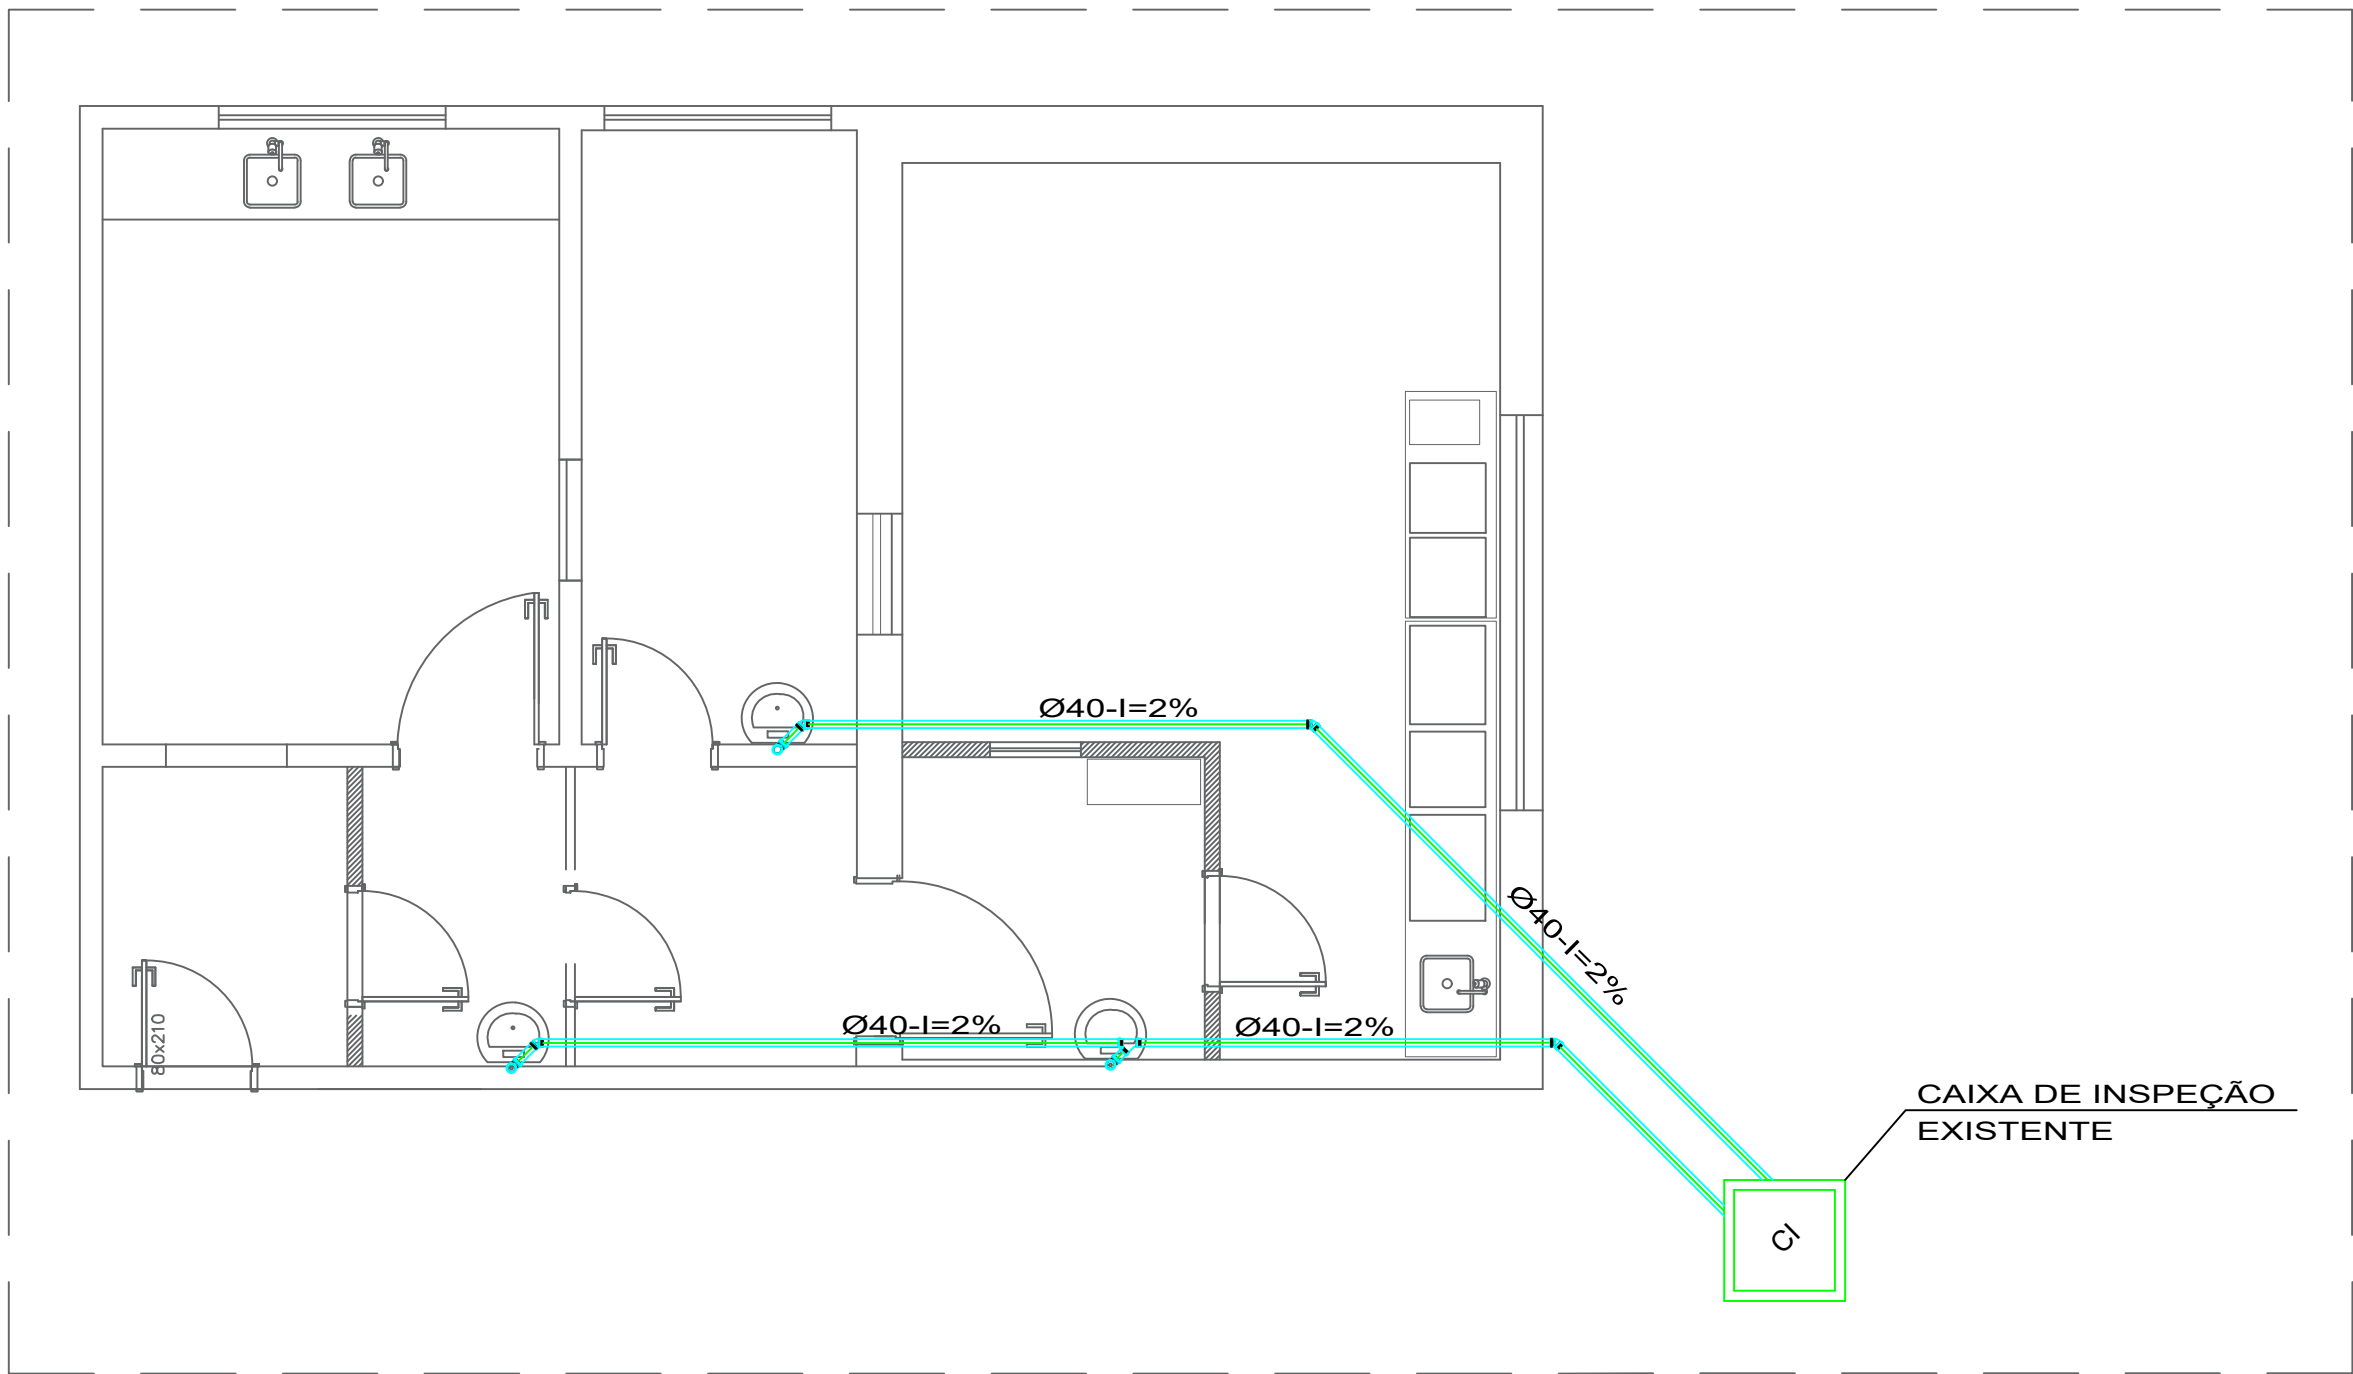

PLANTA BAIXA - ESGOTO
ESCALA 1:50

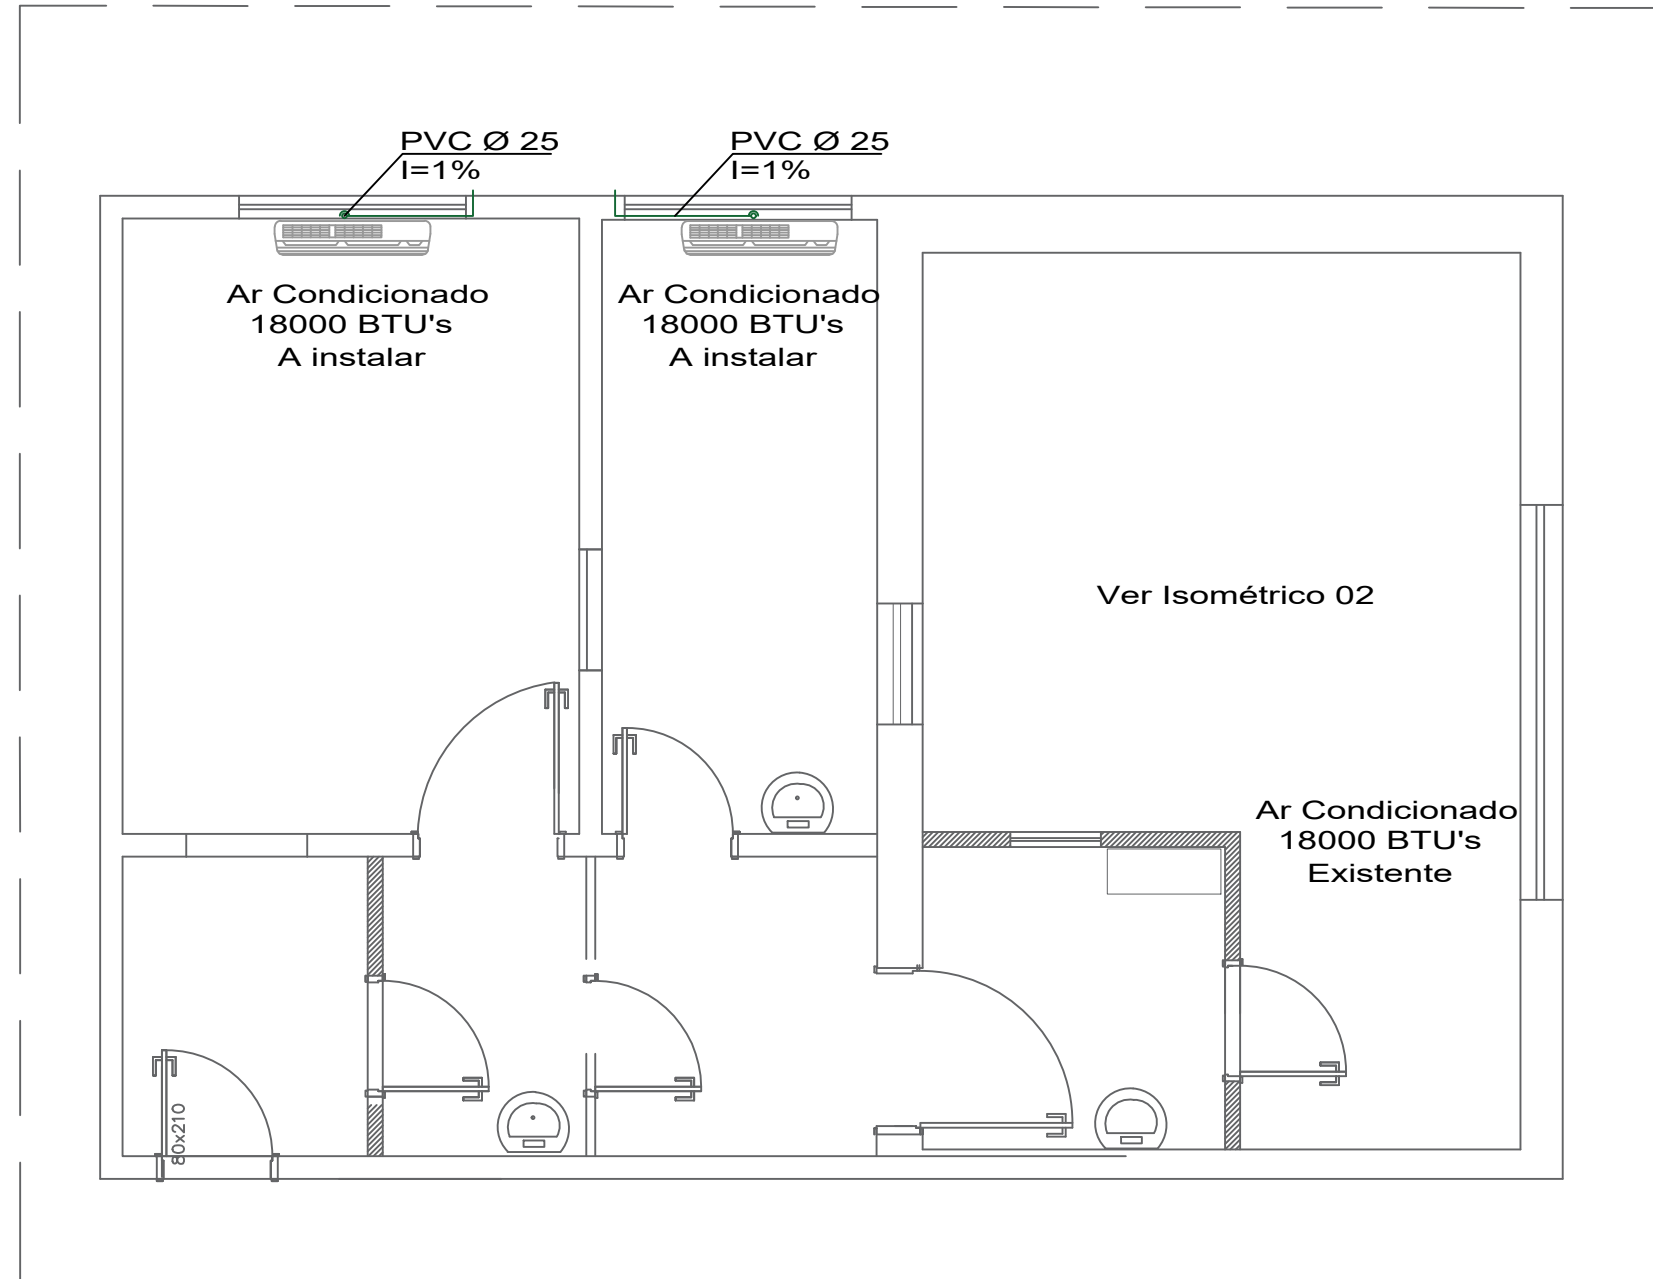

PLANTA BAIXA - DRENOS
ESCALA 1:50

LEGENDA	
CI	CAIXA DE INSPEÇÃO EXISTENTE
LV	LAVATÓRIO
RG	REGISTRO DE GAVETA
	TUBULAÇÃO DE ESGOTO NOVA
	TUBULAÇÃO DE ÁGUA FRIA NOVA 25MM
	TUBULAÇÃO DE ÁGUA FRIA EXISTENTE 50MM
	TUBULAÇÃO DE DRENO DO AR COND. 25MM
	PONTO DE ÁGUA FRIA NOVO

PROJETO HIDROSSANITÁRIO

CONTEÚDO

- PLANTA BAIXA: ESGOTO, ÁGUA FRIA E DRENOS;
- ISOMÉTRICOS;
- LEGENDA.

OBRA

READEQUAÇÃO LACEPE – HOSPITAL UNIVERSITÁRIO DO OESTE DO PARANÁ,
ENDEREÇO: AV. TANCREDO NEVES, N° 3224, BAIRRO SANTO ONOFRE, CASCAVEL – PARANÁ.

EMPRESA: HOSPITAL UNIVERSITÁRIO DO OESTE DO PARANÁ – HUOP.
ENDEREÇO: AV. TANCREDO NEVES, N° 3224, BAIRRO SANTO ONOFRE, CASCAVEL–PR
CNPJ: 78.680.337/0007-70
E-MAIL: OBRAS@UNIOESTE.BR
TELEFONE: (45) 3220-3006

DIRETORIA DE PLANEJAMENTO FÍSICO

AUTOR DO PROJETO

ENGR. CIVIL PAULO HENRIQUE GRIS
CREA: PR-128.634/0

PROPRIETÁRIO

UNIVERSIDADE ESTADUAL DO OESTE DO PARANÁ
CNPJ: 78.680.337/0001-81

DESENHO ELOIZA

ESCALA INDICADA

PRANCHA 01

DATA 25/02/21

A1 (594x841mm)