
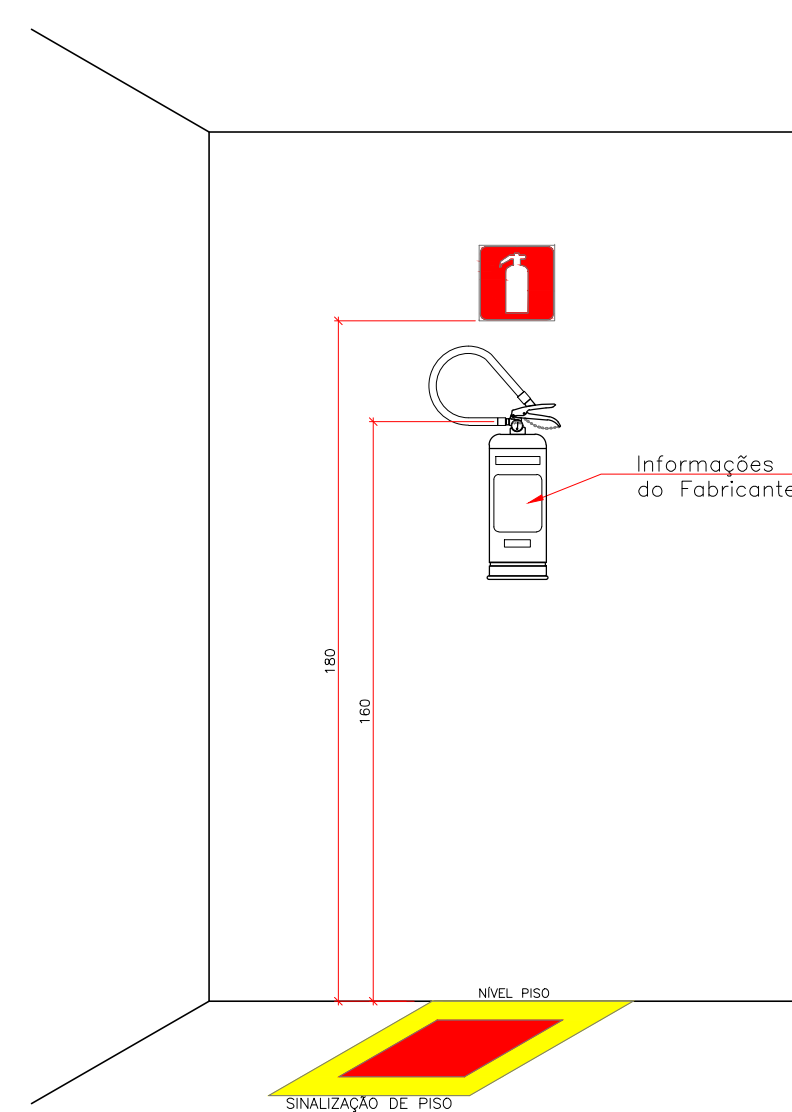
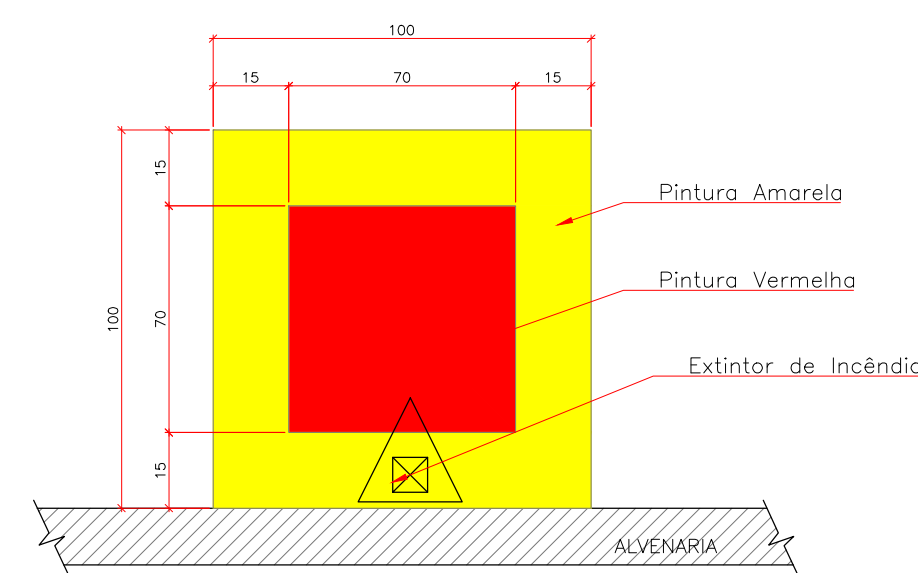
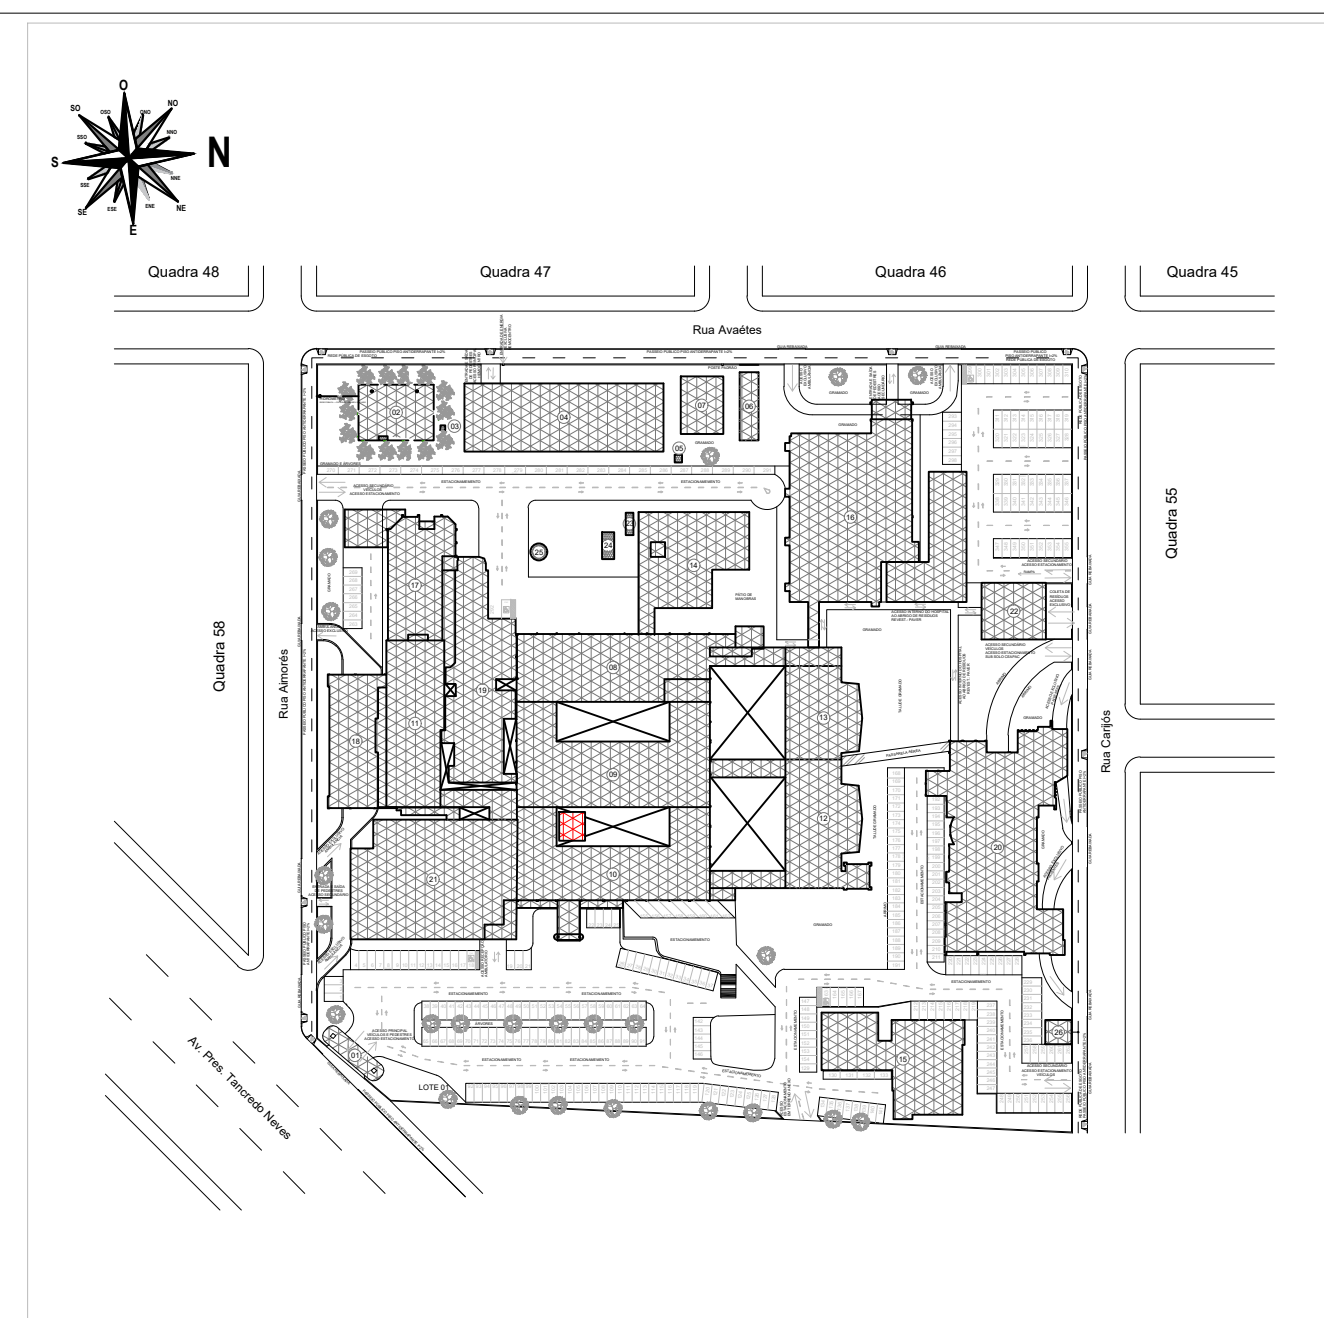


LEGENDA SISTEMA DE EXTINTORES DE INCÊNDIO		
SÍMBOLO	DETALHES	DESCRIÇÃO
		EXTINTOR DE INCÊNDIO CARGA DE ÁGUA PRESSURIZADA
		EXTINTOR DE INCÊNDIO CARGA DE ESPUMA MECÂNICA
		EXTINTOR DE INCÊNDIO CARGA DE DIÓXIDO DE CARBONO
		EXTINTOR DE INCÊNDIO CARGA PÓ QUÍMICO TIPO "BC"
		EXTINTOR DE INCÊNDIO CARGA PÓ QUÍMICO TIPO "ABC"
		EXTINTOR DE INCÊNDIO CARGA PÓ QUÍMICO TIPO "D"
LEGENDA SISTEMA DE HIDRANTES		
SÍMBOLO	DETALHES	DESCRIÇÃO
		HIDRANTE SIMPLES DE PAREDE
		HIDRANTE DUPLO DE PAREDE
		TUBULAÇÃO DE REDE DE HIDRANTES
		REGISTRO DE RECALÇO SEM VÁLVULA DE RETENÇÃO
		ACIONADOR DE BOMBA DE INCÊNDIO (BOTOEIRA TIPO LUGA)
		BOMBA DE INCÊNDIO
		RESERVA DE INCÊNDIO
LEGENDA SISTEMA DE ALARME DE INCÊNDIO		
SÍMBOLO	DETALHES	DESCRIÇÃO
		ATIVADOR DE ALARME DE INCÊNDIO TIPO SONORO
		ATIVADOR DE ALARME DE INCÊNDIO TIPO SONORO E VISUAL
		DETECTOR DE FUMAÇA PONTUAL
		ACIONADOR MANUAL DE ALARME DE INCÊNDIO TIPO BOTOEIRA LUMINOSA/LUGA
		CENTRAL DE ALARME DE INCÊNDIO
		PAINEL INSPECTOR DO SISTEMA
LEGENDA SISTEMA DE ILUMINAÇÃO		
SÍMBOLO	DETALHES	DESCRIÇÃO
		LUMINÁRIA DE EMERGÊNCIA TIPO LED FIXADA NA PAREDE
		LUMINÁRIA DE EMERGÊNCIA TIPO HALÓGENA, FIXADA NA PAREDE
		LUMINÁRIA DE EMERGÊNCIA TIPO LED, FIXADA NO TETO
LEGENDA SISTEMA DE ACIONAMENTO		
SÍMBOLO	DETALHES	DESCRIÇÃO
		CHAVE ELÉTRICA SECUNDÁRIA
		CHAVE ELÉTRICA PRINCIPAL
		QUADRO DE DISTRIBUIÇÃO DE LUZ
LEGENDA BARRA ANTIPÂNICO		
SÍMBOLO	DETALHES	DESCRIÇÃO
		BARRA ANTIPÂNICO
LEGENDA SISTEMA DE ACESSO		
SÍMBOLO	DETALHES	DESCRIÇÃO
		ACESSO DE VATURIA NA EDIFICAÇÃO OU ÁREA DE RISCO
		ACESSO DE GUARNIÇÃO A EDIFICAÇÃO OU ÁREA DE RISCO
		DIREÇÃO DO FLUXO DE ROTA DE FUGA
		DIREÇÃO DO FLUXO DE ROTA DE FUGA PARA PESSOAS COM MOBILIDADE REDUZIDA (MACAS, CADEIRAS DE RODAS, DEFICIENTES FÍSICOS)
LEGENDA SINALIZAÇÃO DE EMERGÊNCIA		
SÍMBOLO	DETALHES	DESCRIÇÃO
		PLACA DE INDICAÇÃO DO SENTIDO DE UMA SAÍDA DE EMERGÊNCIA
		PLACA DE INDICAÇÃO DO SENTIDO DE UMA SAÍDA DE EMERGÊNCIA
		PLACA DE INDICAÇÃO DO SENTIDO DE UMA SAÍDA DE EMERGÊNCIA ATRAVÉS DE PORTA DE PASSAGEM
		PLACA DE INDICAÇÃO DO SENTIDO DE UMA SAÍDA DE EMERGÊNCIA
		PLACA DE INDICAÇÃO DO SENTIDO DE UMA SAÍDA DE EMERGÊNCIA
		PLACA DE INDICAÇÃO DO SENTIDO DE UMA SAÍDA DE EMERGÊNCIA
		PLACA DE INDICAÇÃO DO SENTIDO DE UMA SAÍDA DE EMERGÊNCIA
		PLACA DE INDICAÇÃO DO SENTIDO DE FUGA NO INTERIOR DE ESCADAS
		PLACA DE INDICAÇÃO DO SENTIDO DE FUGA NO INTERIOR DE ESCADAS
		PLACA DE INDICAÇÃO DO SENTIDO DE FUGA NO INTERIOR DE ESCADAS
		PLACA DE INDICAÇÃO DO SENTIDO DE FUGA NO INTERIOR DE ESCADAS
		PLACA DE INDICAÇÃO DE SAÍDA DE EMERGÊNCIA
		PLACA DE INDICAÇÃO DE SAÍDA DE EMERGÊNCIA
		PLACA DE INDICAÇÃO DE SAÍDA DE EMERGÊNCIA
		PLACA DE INDICAÇÃO DE SAÍDA DE EMERGÊNCIA COM RAMPAS PARA DEFICIENTES
		PLACA DE INDICAÇÃO DE SAÍDA DE EMERGÊNCIA COM RAMPAS PARA DEFICIENTES
		PLACA DE INDICAÇÃO DE SAÍDA DE EMERGÊNCIA COM RAMPAS PARA DEFICIENTES
		PLACA DE INDICAÇÃO DE SAÍDA DE EMERGÊNCIA COM RAMPAS PARA DEFICIENTES
		PLACA DE INDICAÇÃO DO NÚMERO DO PAVIMENTO
		PLACA DE INSTRUÇÃO DE ABERTURA DE PORTA COM BARRA ANTIPÂNICO
		PLACA DE INDICAÇÃO DE ALARME DE INCÊNDIO
		PLACA DE INDICAÇÃO DO PONTO DE ACIONAMENTO DA BOMBA DE INCÊNDIO
		PLACA DE INDICAÇÃO DO PONTO DE ACIONAMENTO DA BOMBA DE INCÊNDIO
		PLACA DE INDICAÇÃO DE EXTINTOR DE INCÊNDIO
		PLACA DE INDICAÇÃO DE ABRIGO DE MANGUEIRA E HIDRANTE
		PLACA DE INDICAÇÃO DE ABRIGO DE MANGUEIRA E HIDRANTE
		PLACA DE INDICAÇÃO DE ABRIGO DE MANGUEIRA E HIDRANTE
		PLACA DE INDICAÇÃO DE ABRIGO DE MANGUEIRA E HIDRANTE
		SINALIZAÇÃO DE SOLDA PARA EQUIPAMENTOS DE COMBATE A INCÊNDIO (HIDRANTES E EXTINTORES)
		PLACA DE INDICAÇÃO "PROIBIDO FUMAR"
		PLACA DE INDICAÇÃO "PROIBIDO PRODUTOS CHAMÁVEIS"
		PLACA DE INDICAÇÃO "PROIBIDO UTILIZAR CARRÃO PARA APAGAR O FOGO"
		PLACA DE INDICAÇÃO "PROIBIDO UTILIZAR ELEVADOR EM CASO DE INCÊNDIO"
		PLACA DE INDICAÇÃO "PROIBIDO OBSTRUIR ESTE LOCAL"
		PLACA DE INDICAÇÃO "CUIDADO, RISCO DE INCÊNDIO"
		PLACA DE INDICAÇÃO "CUIDADO, RISCO DE EXPOSIÇÃO A PRODUTOS TÓXICOS"
		INDICAÇÃO DOS SISTEMAS DE PROTEÇÃO CONTRA INCÊNDIO EXISTENTES NA EDIFICAÇÃO
		INDICAÇÃO DA LOTAÇÃO MÁXIMA ADMITIDA NO RECINTO DE REUNIÃO DE PÚBLICO
		INDICAÇÃO DO PONTO DE ENCONTRO DA POPULAÇÃO FIXA E FLUTUANTE DA EDIFICAÇÃO
		INDICAÇÃO DO LOCAL DE ENCONTRO DA POPULAÇÃO DE INCÊNDIO DO SETOR
		INDICAÇÃO DE OBSTÁCULOS EM AMBIENTES QUE POSSUÍM ILUMINAÇÃO DE EMERGÊNCIA (PI)
		INDICAÇÃO DE OBSTÁCULOS EM AMBIENTES QUE NÃO POSSUÍM ILUMINAÇÃO DE EMERGÊNCIA (PI)

ESPAÇO ECUMÊNICO
ÁREA: 32,48m²
ESCALA: 1:75

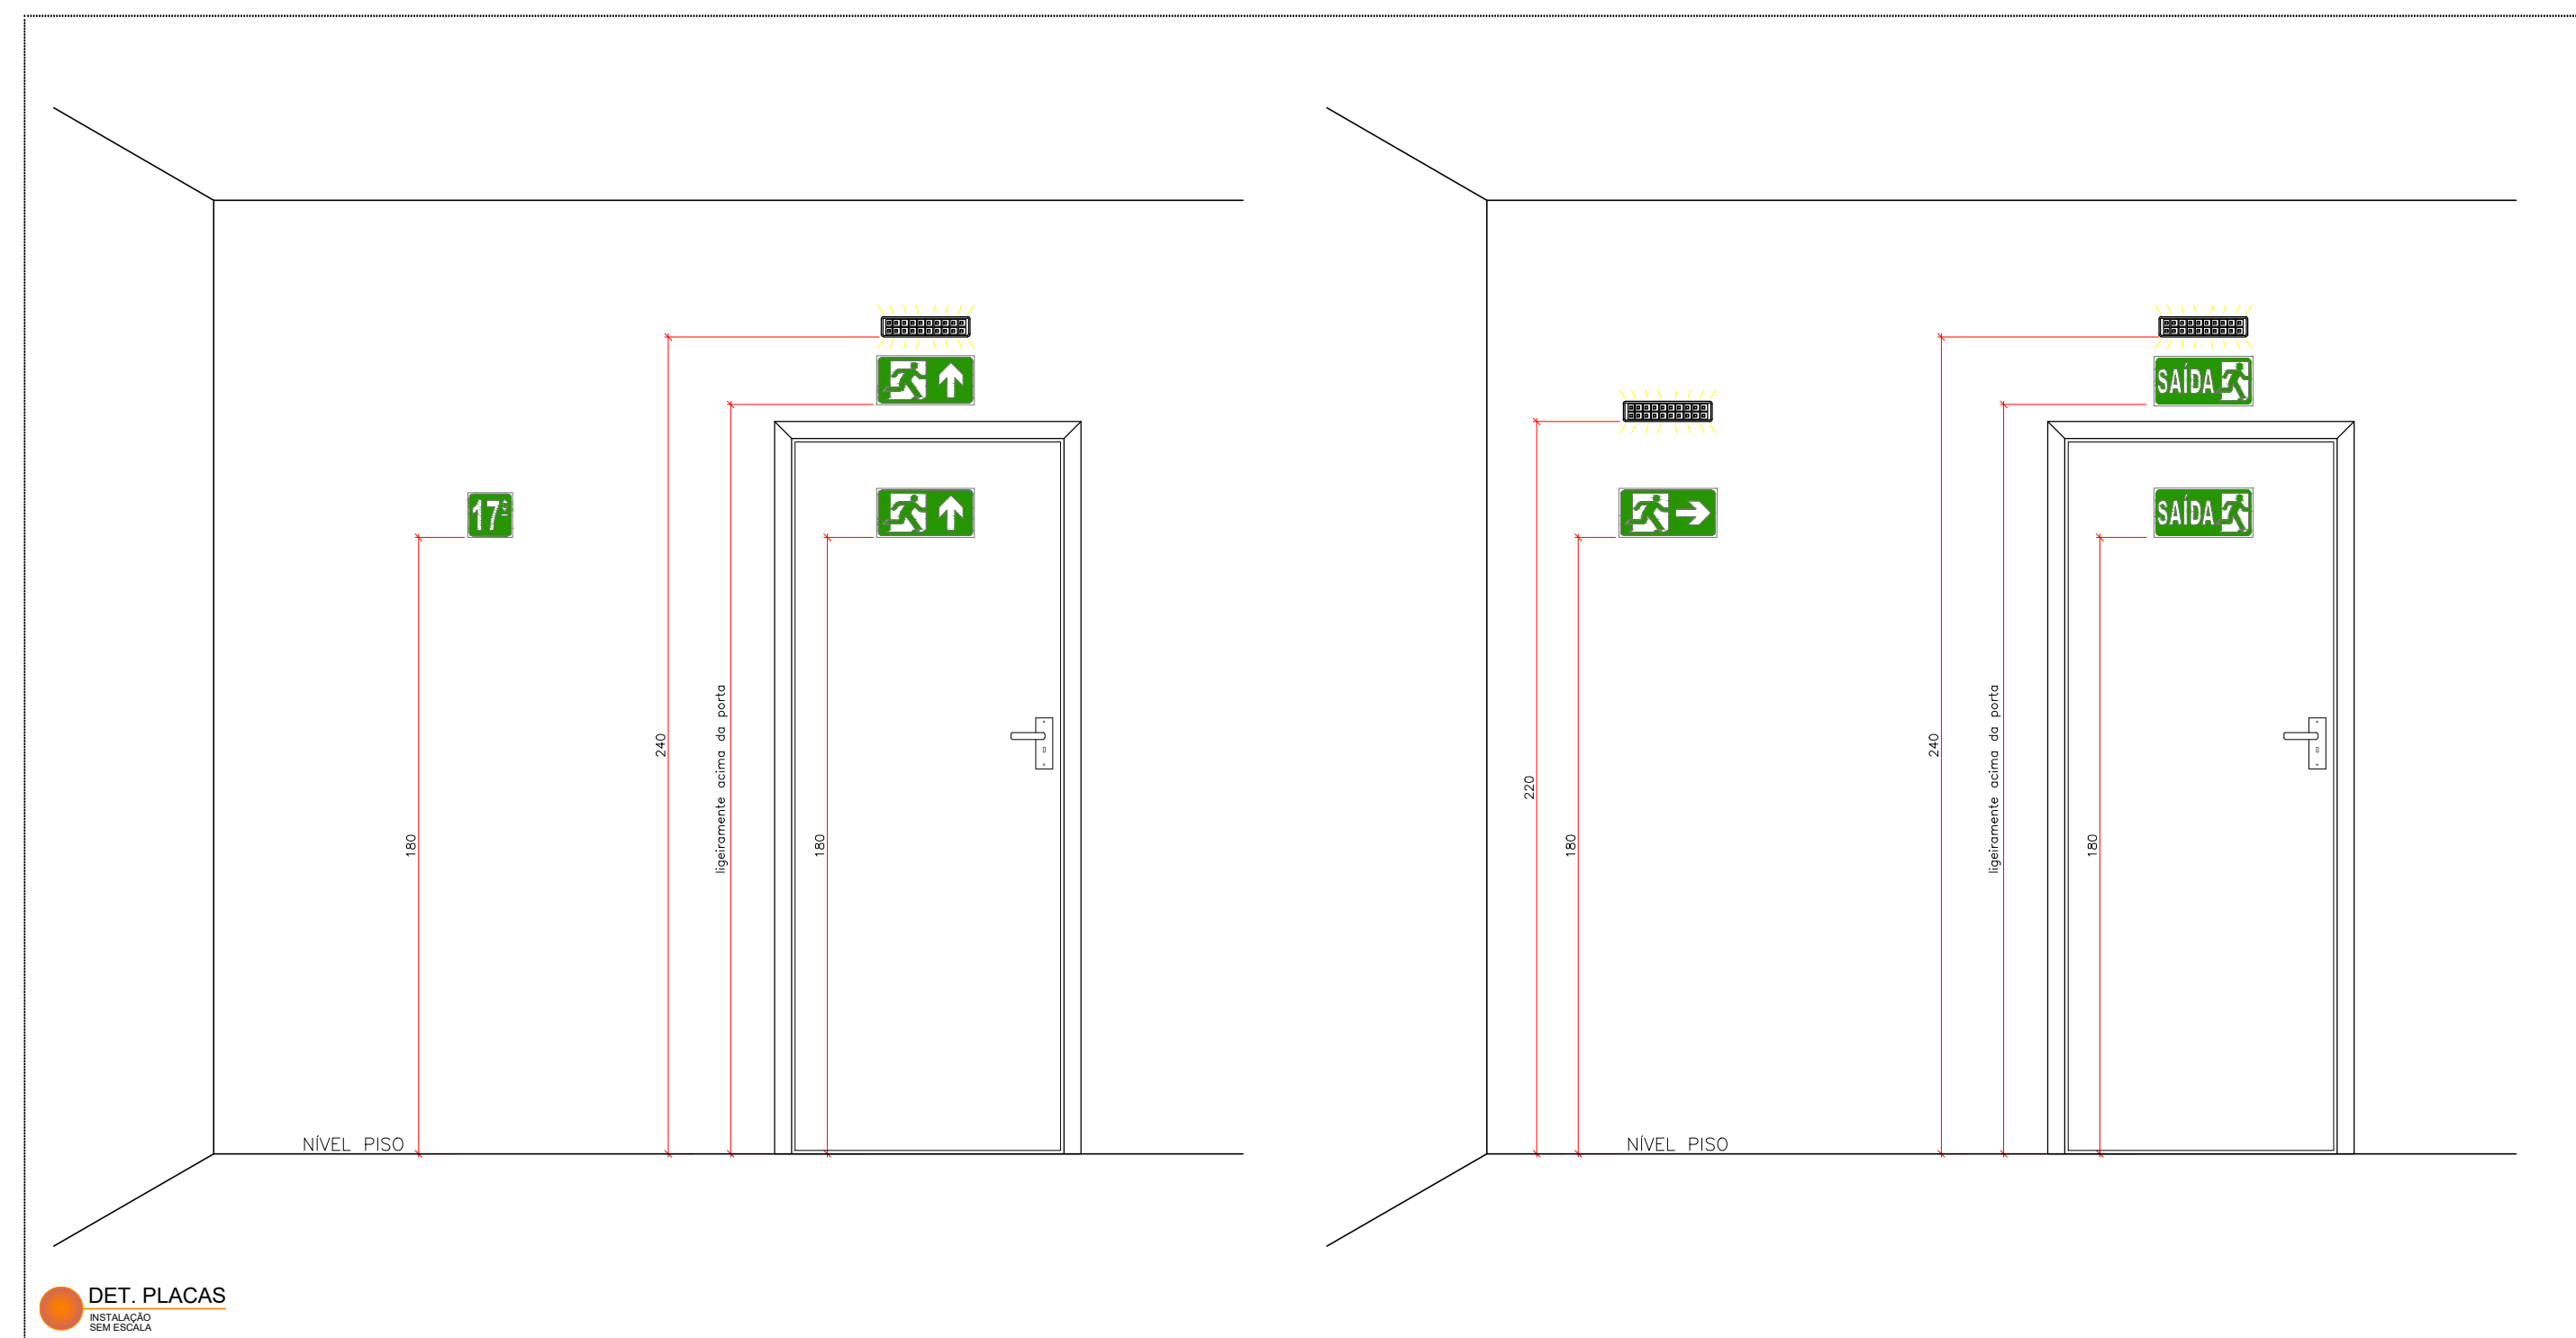

OBSERVAÇÕES:

- TODOS OS EXTINTORES DEVERÃO POSSUIR ETIQUETA ADESIVA, CONTENDO A DATA DE VALIDADE DA CARGA DE INCÊNDIO E DEMAIS INFORMAÇÕES DO FABRICANTE.
- DEVERÃO SER INSTALADOS A UMA ALTURA DE 1,60m DO NÍVEL DO PISO.
- DEVERÃO POSSUIR SINALIZAÇÃO INDICATIVA DE EQUIPAMENTO EXTINTOR, INSTALADA ACIMA DO EQUIPAMENTO, CONFORME DETALHES DE SINALIZAÇÃO DE EMERGÊNCIA.
- SINALIZAÇÃO PARA PISOS ABAIXO DOS EXTINTORES, DEVERÁ SER EXECUTADA EM BARRACÕES, INDUSTRIAS, INSTALAÇÕES COMERCIAIS, RESIDENCIAIS, ONDE HAJA NATURAL POSSIBILIDADE DE OBSTRUÇÃO DO EQUIPAMENTO.
- TODOS OS EXTINTORES EXTERNOS DEVERÃO POSSUIR PROTEÇÃO CONTRA INTEMPÉRIAS.



DET. EXTINTOR
FONDO DE PARADISE
RESEARCH & A

HISTÓRICO DE ATUALIZAÇÃO/SUBSTITUIÇÃO DO QSPIC			
Data	Discriminação da Atualização/Substituição	Nº do QSPIC	
Obra/Endereço			
ESPAÇO ECUMÊNICO HUOP- Hospital Universitário do Oeste do Paraná Av. Tancredo Neves, nº 3224 - QD 56, Santo Onofre, Cascavel - PR			
Área	Ocupação	Para Uso do CBMRP	
32,48 m ²	Hospitalar (H+3)		
Prancha	Conecte da Prancha		
01/01	Planta Baixa Detalhes		
Proprietário			
 Universidade Estadual do Oeste do Paraná CNPJ: 16.896.337/0007-72			
Escala	Responsável Técnico	Data	
1:75	Paulo Henrique Góes Engenheiro Civil - CRB-PR 126.624/0-7	SETEMBRO/2021	



1. Responsável Técnico

PAULO HENRIQUE GRIS

Título profissional:

ENGENHEIRO CIVIL

RNP: 1711561894

Carteira: PR-128634/D

2. Dados do Contrato

Contratante: **UNIVERSIDADE ESTADUAL DO OESTE DO PARANÁ**

CNPJ: 78.680.337/0001-84

R UNIVERSITARIA, 1619

UNIVERSITARIO - CASCAVEL/PR 85819-110

Contrato: 1

Celebrado em: 11/03/2019

Tipo de contratante: Pessoa Jurídica (Direito Público) brasileira

Ação Institucional: Órgão Público (Servidor/Empregado)

3. Dados da Obra/Serviço

AV PRESIDENTE TANCREDO NEVES, 3224

SANTA CRUZ - CASCAVEL/PR 85806-470

Data de Início: 02/08/2021

Previsão de término: 29/04/2022

Coordenadas Geográficas: -24,973773 x -53,494794

Finalidade: Religioso

Proprietário: HOSPITAL UNIVERSITÁRIO DO OESTE DO PARANÁ

CNPJ: 78.680.337/0007-70

4. Atividade Técnica

Elaboração

[Elaboração de orçamento] de *edificação em materiais mistos*

Quantidade

Unidade

32,48

M2

[Projeto arquitetônico] de *edificação em materiais mistos*

32,48

M2

[Projeto de instalações] de *instalações elétricas em baixa tensão*

32,48

M2

[Projeto de instalações] de *sistema de água potável*

32,48

M2

[Projeto de instalações] de *estrutura metálica para edificação*

32,48

M2

[Projeto de instalações] de *prevenção e combate a incêndio e pânico*

32,48

M2

[Projeto de instalações] de *fundações profundas em estacas de concreto moldadas in loco*

32,48

M2

Fiscalização

[Fiscalização de obra] de *edificação em materiais mistos*

Quantidade

Unidade

32,48

M2

Após a conclusão das atividades técnicas o profissional deverá proceder a baixa desta ART

5. Observações

OBRA DO ESPAÇO ECUMÊNICO NO HOSPITAL UNIVERSITÁRIO DO OESTE DO PARANÁ

6. Declarações

Acessibilidade: Declara a aplicabilidade das regras de acessibilidade previstas nas normas técnicas da ABNT, na legislação específica e no Decreto nº 5.296, de 2 de dezembro de 2004, às atividades profissionais acima relacionadas.

7. Assinaturas

Documento assinado eletronicamente por PAULO HENRIQUE GRIS, registro Crea-PR PR-128634/D, na área restrita do profissional com uso de login e senha, na data 23/09/2021 e hora 11h01.

UNIVERSIDADE ESTADUAL DO OESTE DO PARANÁ - CNPJ: 78.680.337/0001-84

8. Informações

- A ART é válida somente quando quitada, conforme informações no rodapé deste formulário ou conferência no site www.crea-pr.org.br.
- A autenticidade deste documento pode ser verificada no site www.crea-pr.org.br ou www.confea.org.br
- A guarda da via assinada da ART será de responsabilidade do profissional e do contratante com o objetivo de documentar o vínculo contratual.

Acesso nosso site www.crea-pr.org.br

Central de atendimento: 0800 041 0067



CREA-PR
Conselho Regional de Engenharia
e Agronomia do Paraná

Valor da ART: R\$ 88,78

Registrada em : 05/10/2021

Valor Pago: R\$ 88,78

Nosso número: 2410101720214772709

